


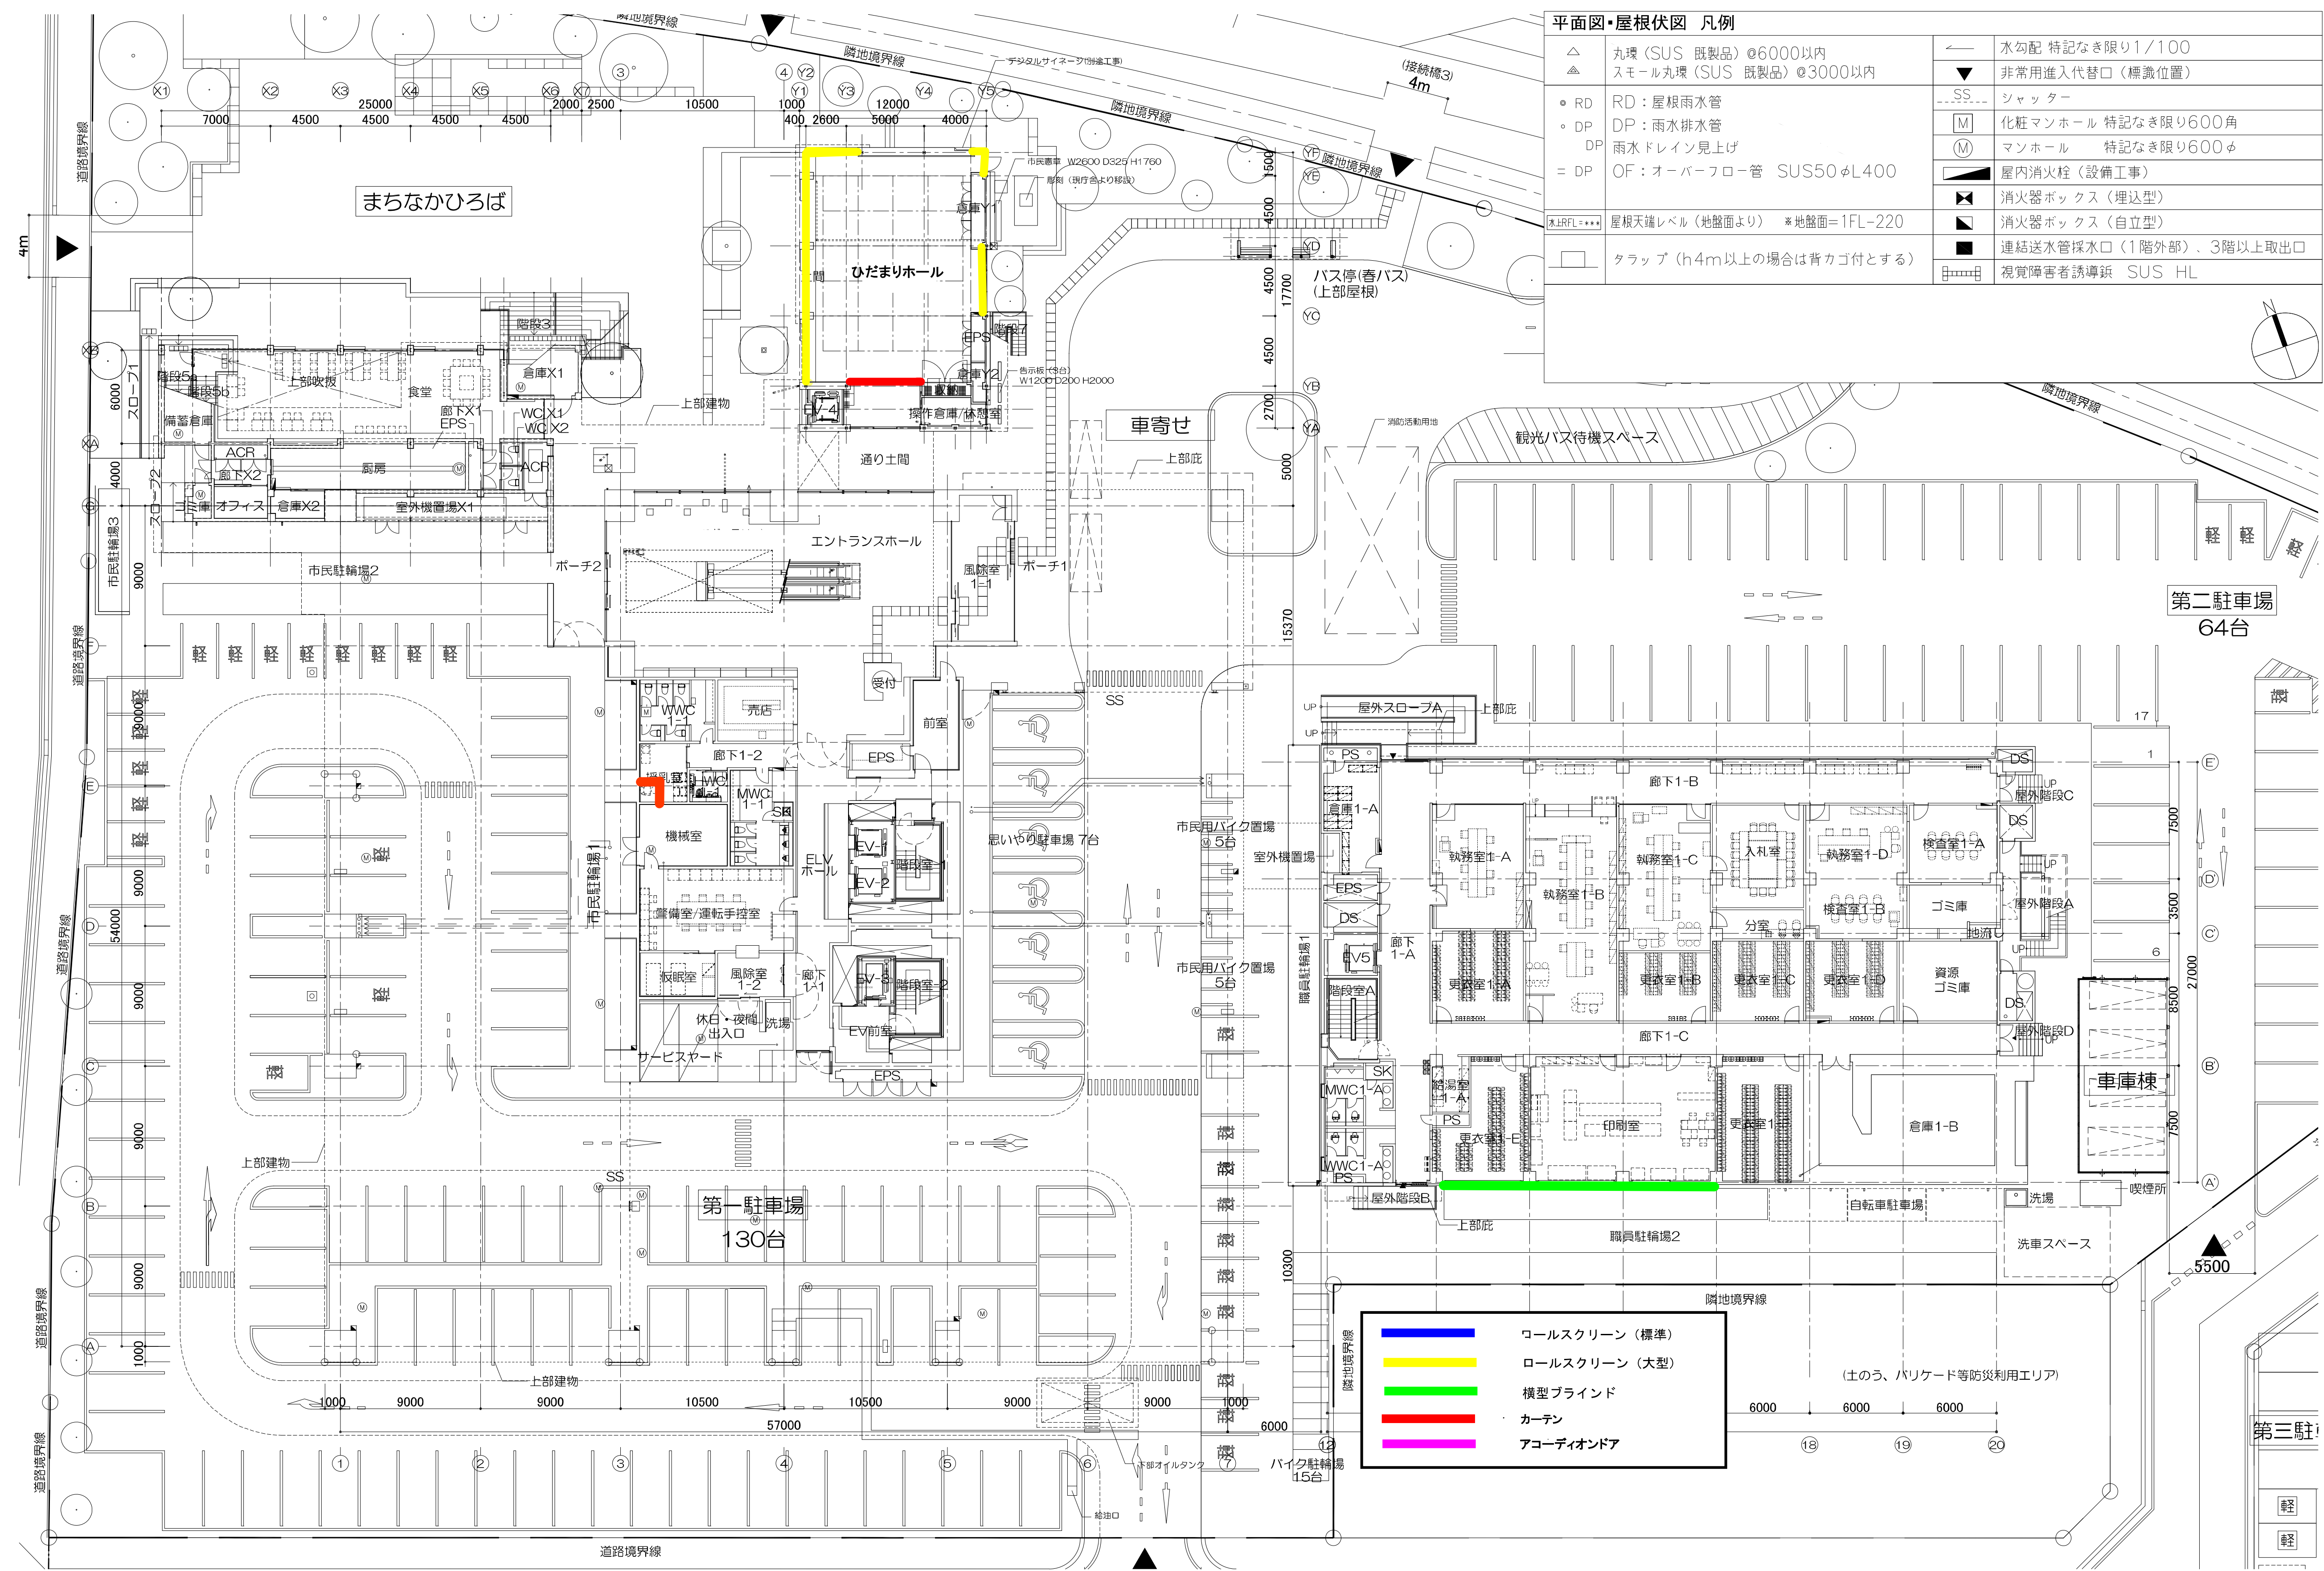


カーテン等配置図

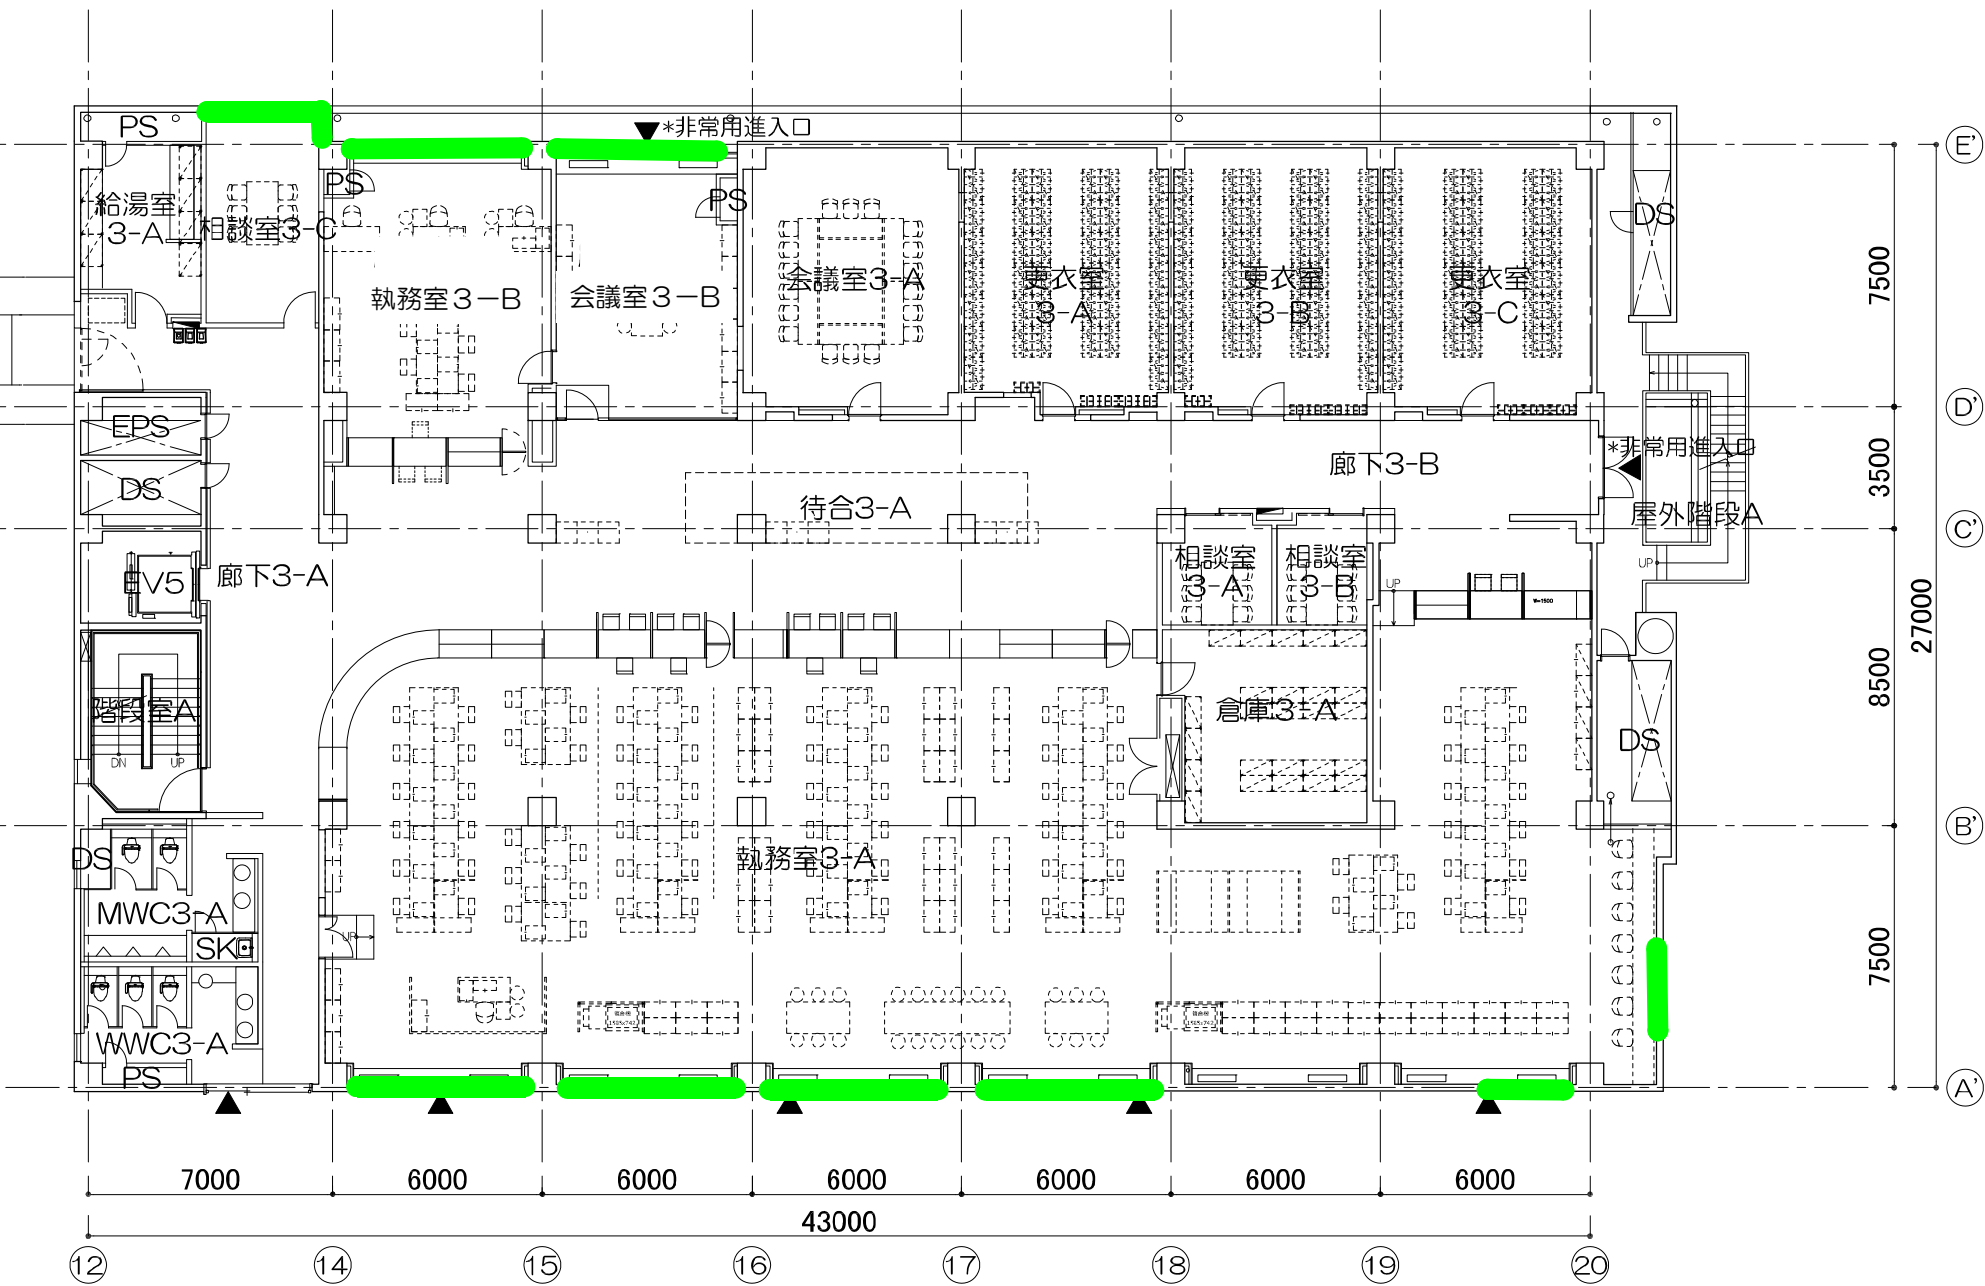


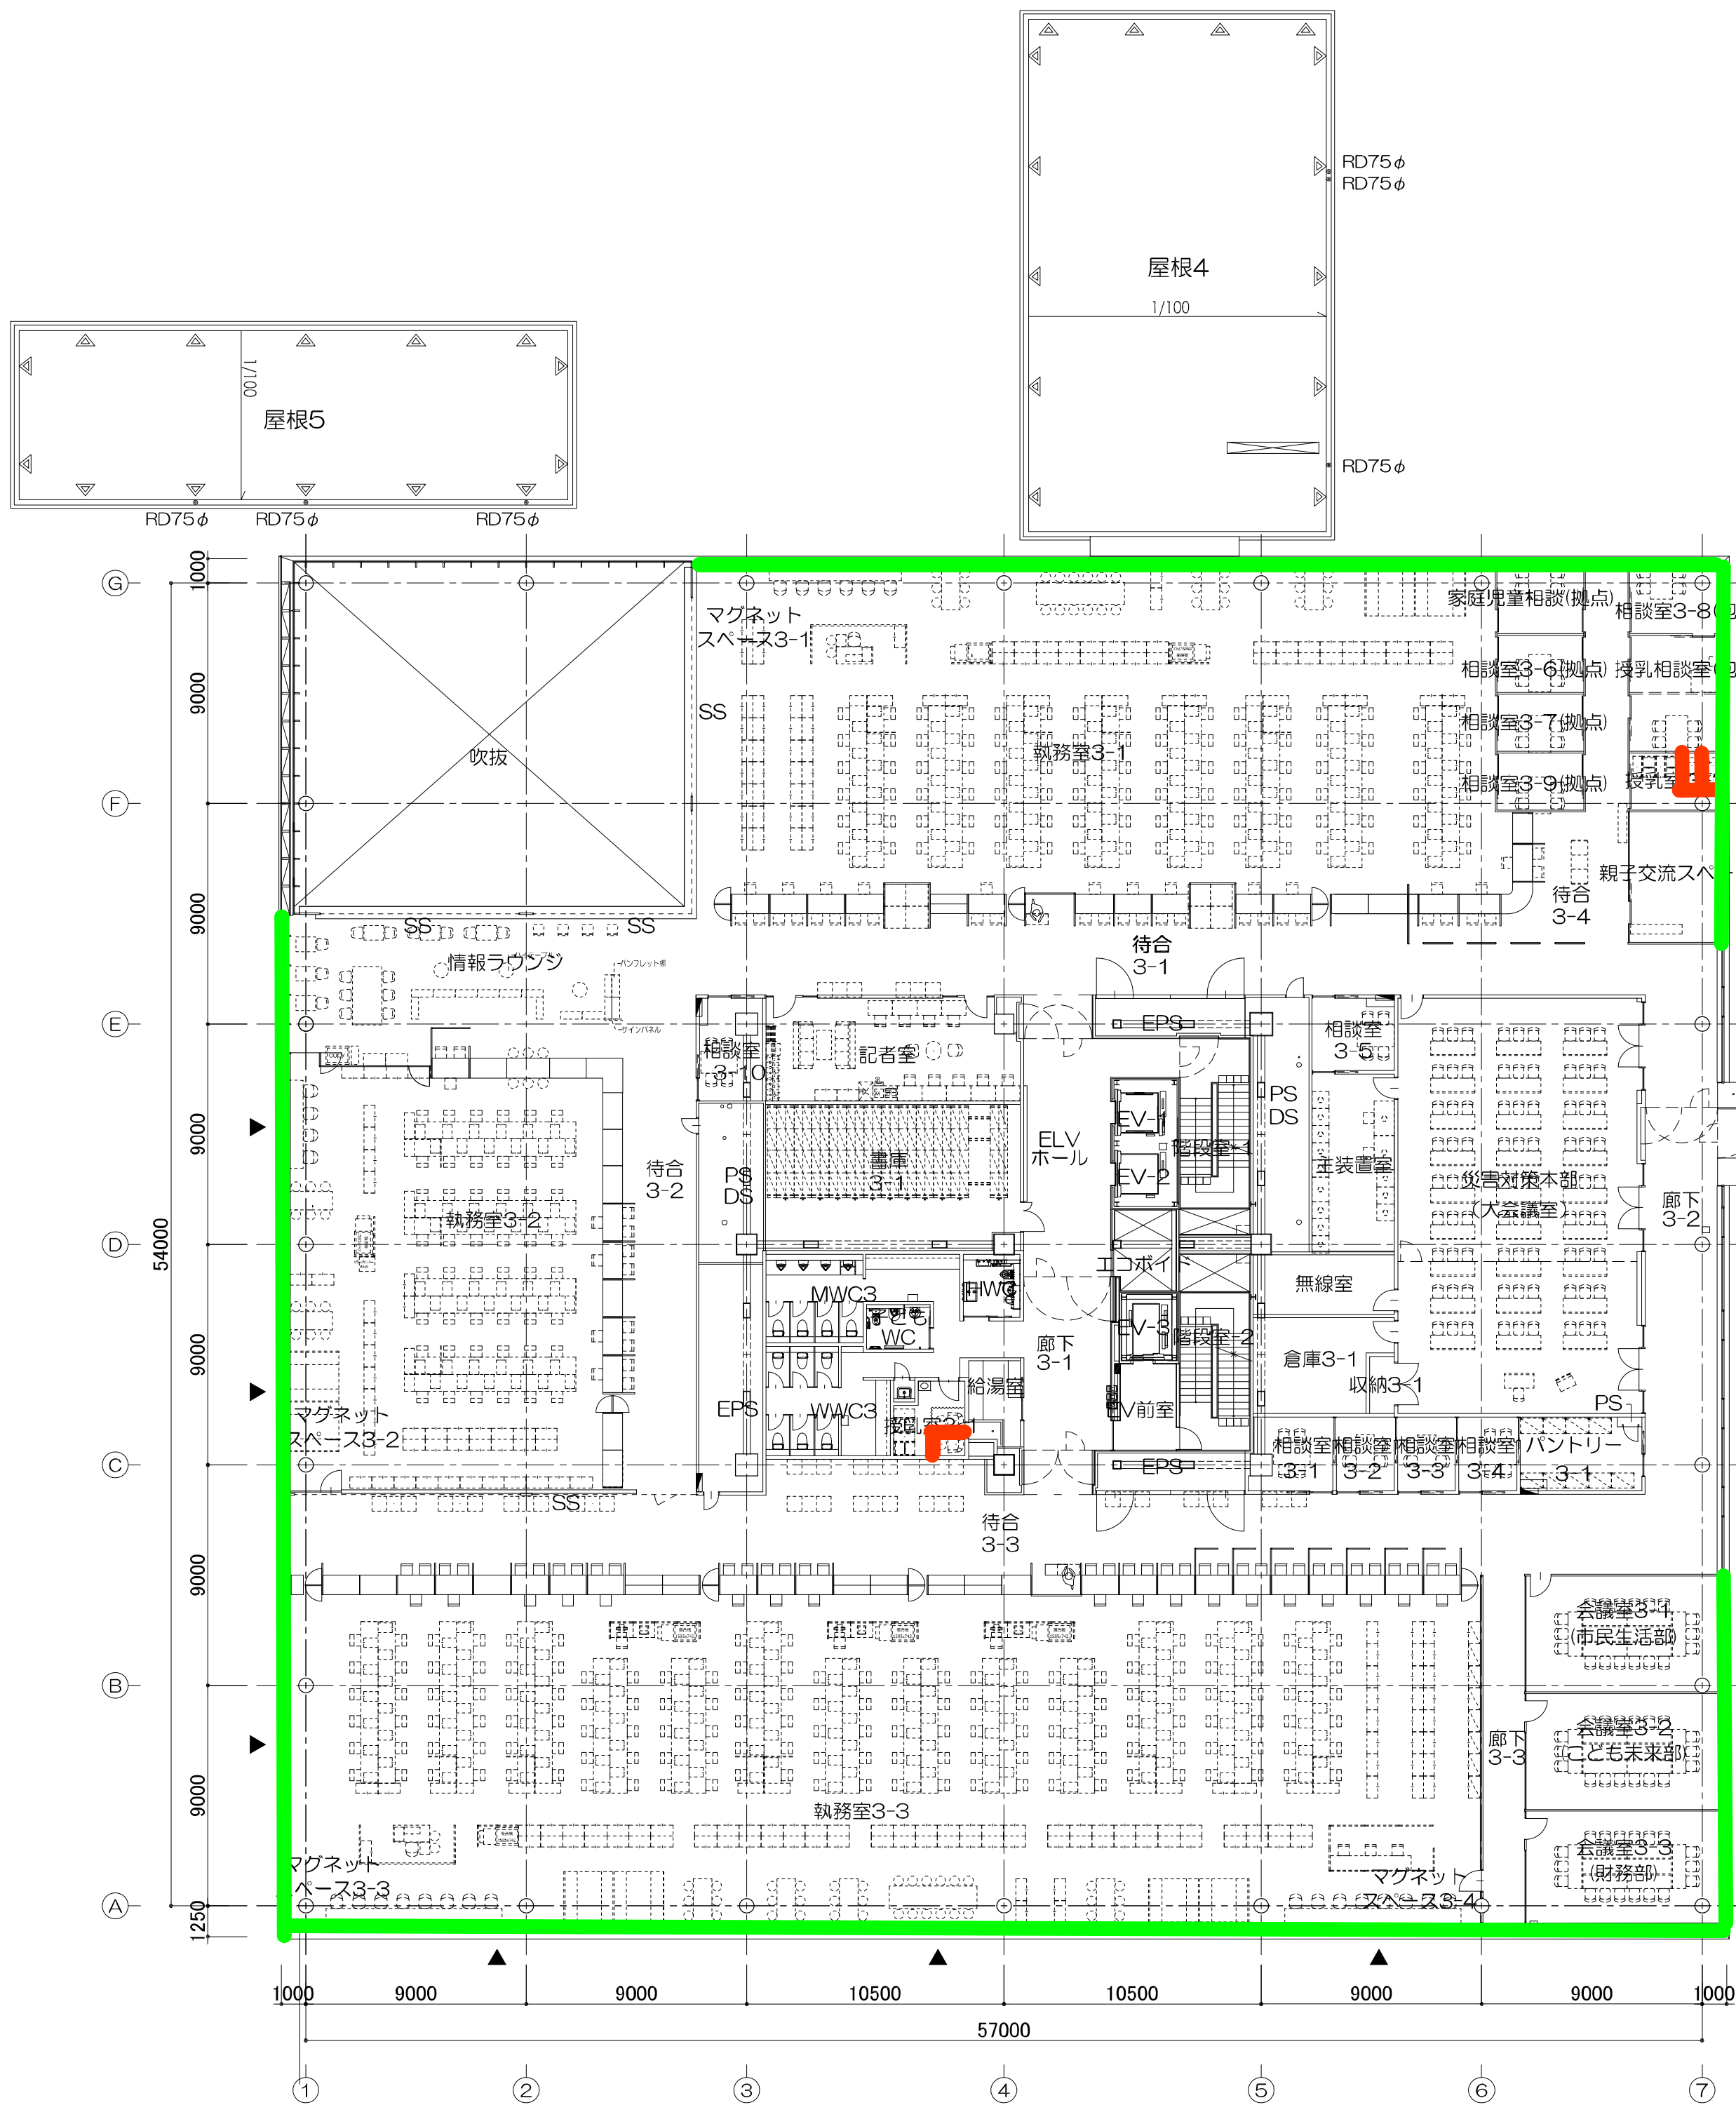

平面図・屋根伏図 凡例			
△	丸環 (SUS 既製品) φ6000以内	←	水勾配 特記なき限り1/100
▲	スモール丸環 (SUS 既製品) φ3000以内	▼	非常用進入代替口 (標識位置)
○ RD	RD : 屋根雨水管	SS	シャッター
○ DP	DP : 雨水排水管	[M]	化粧マンホール 特記なき限り600角
DP	雨水ドレイン見上げ	(M)	マンホール 特記なき限り600φ
= DP	OF : オーバーフロー管 SUS50φL400	■	屋内消火栓 (設備工事)
		■	消火器ボックス (埋込型)
▲IRFL▲▲▲	屋根天端レベル (地盤面より) *地盤面=1FL-220	■	消火器ボックス (自立型)
□	トラップ (h4m以上の場合は背カゴ付とする)	■	連結送水管採水口 (1階外部)、3階以上取出口
		■	視覚障害者誘導線 SUS HL

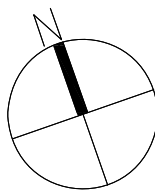

春日部市				春日部市役所		図面番号 3	
				図面名 3階平面図	縮尺 A1判 1:200 A3判 1:400		

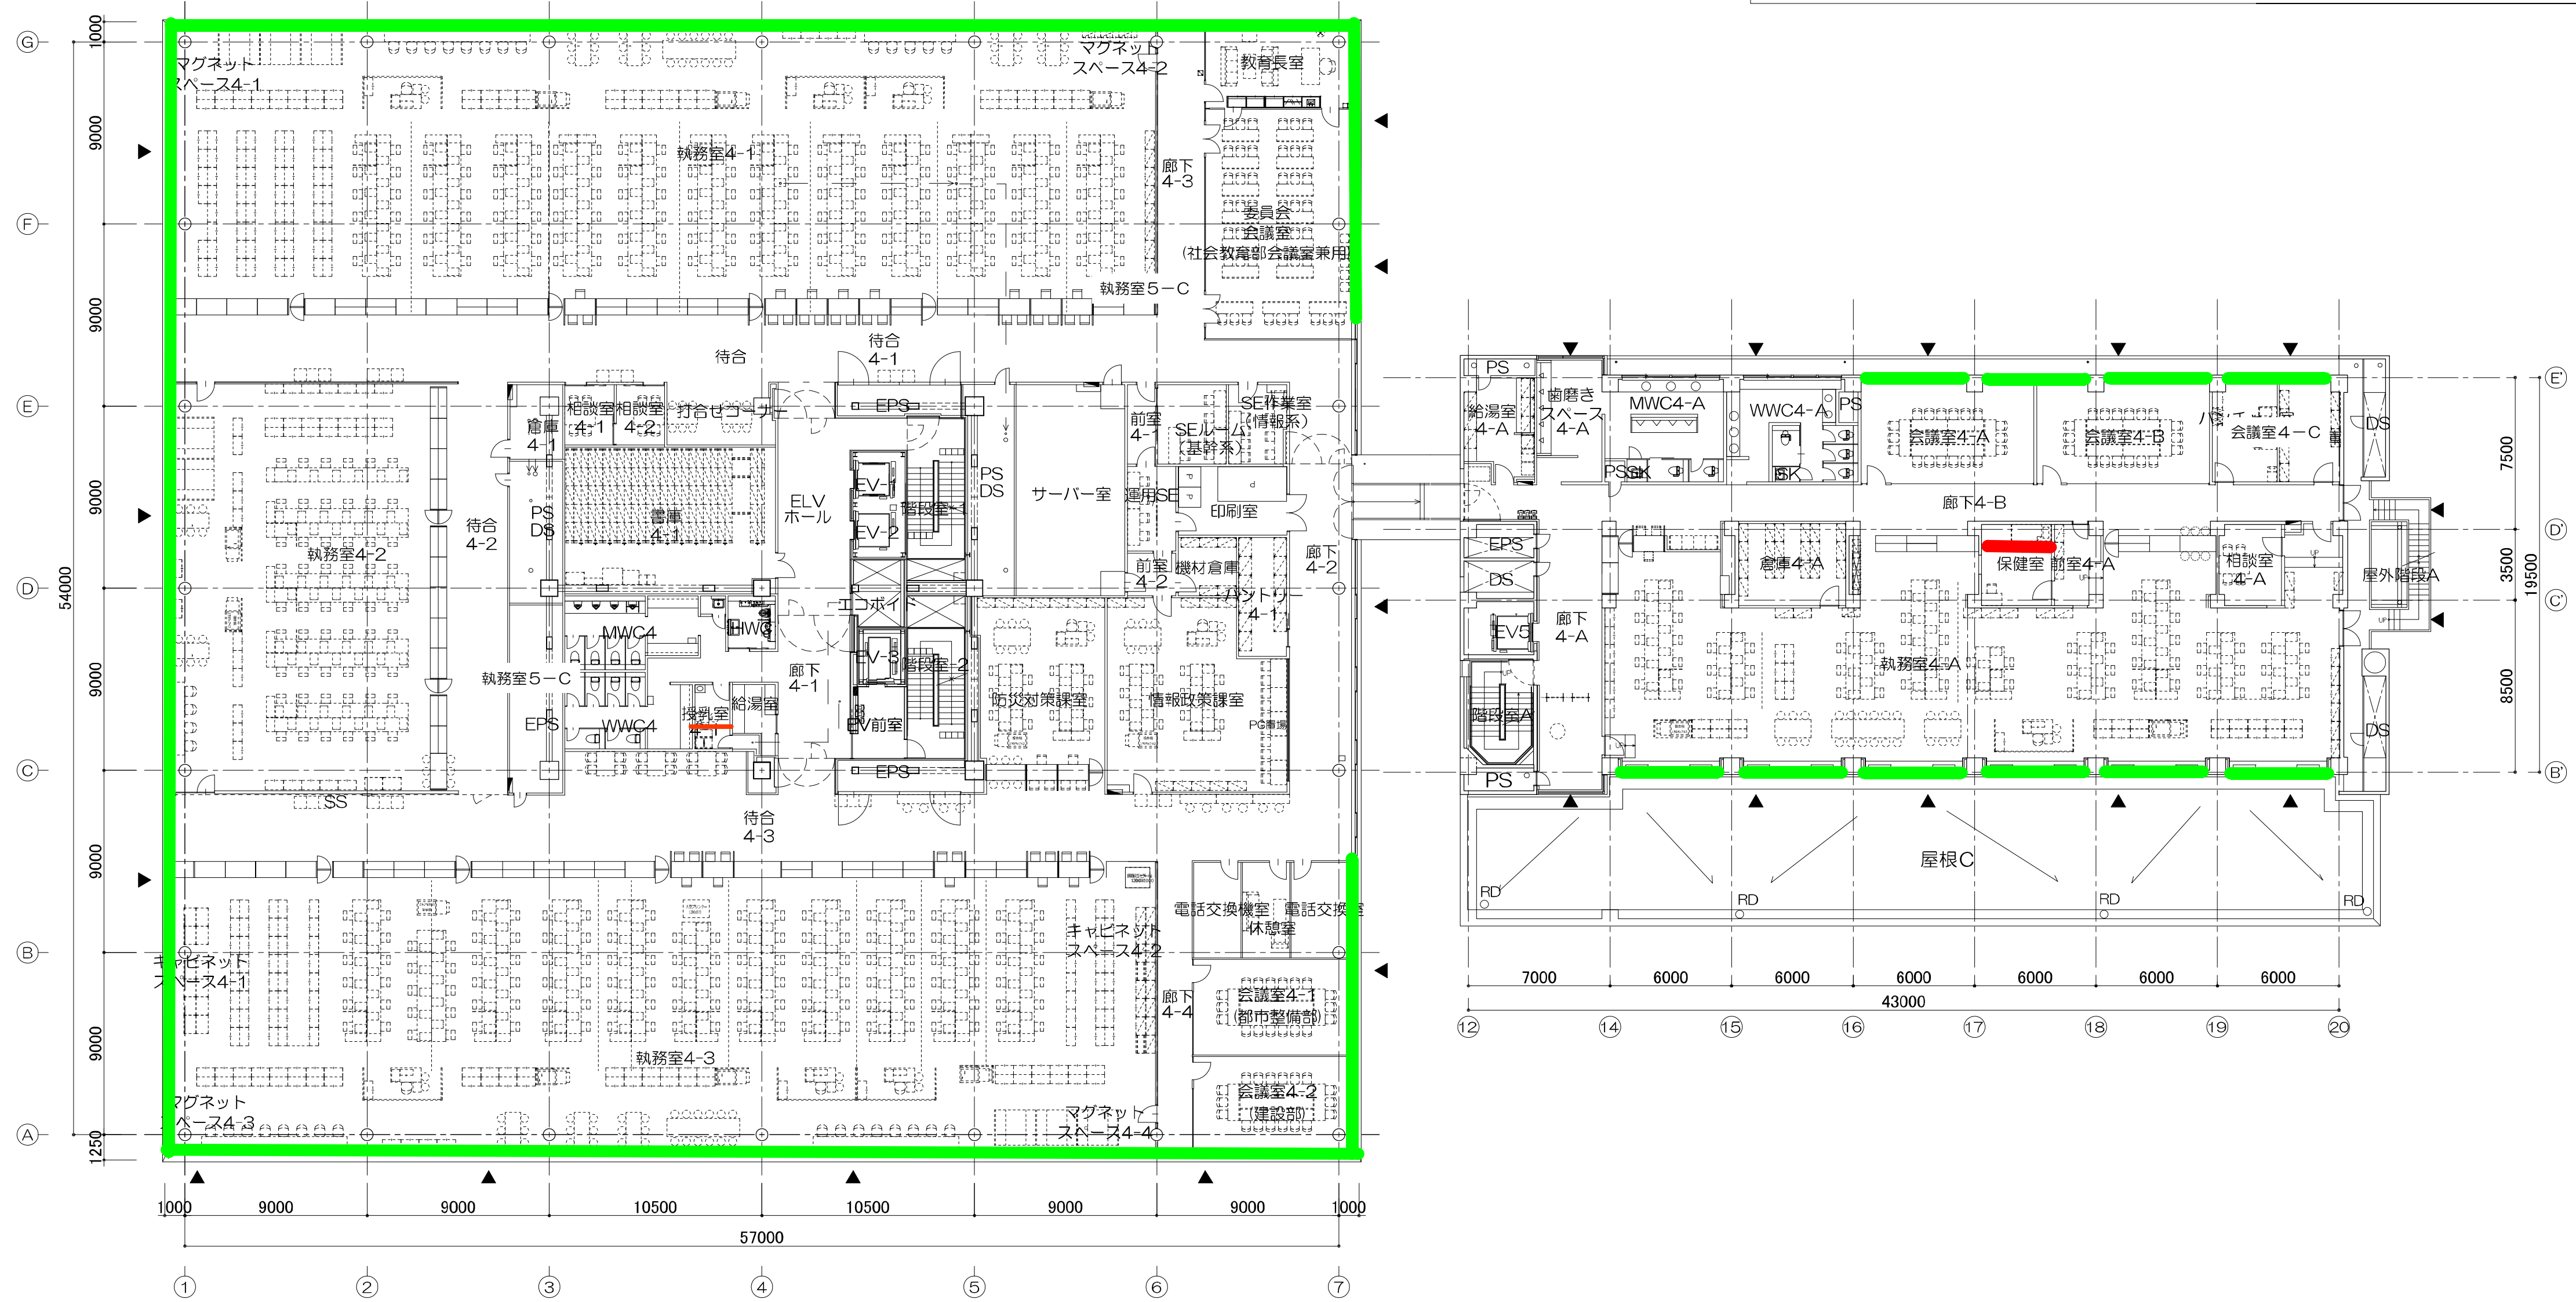

平面図・屋根伏図 凡例

△	丸環 (SUS 既製品) @6000以内	←	水勾配 特記なき限り1/100
▲	スモール丸環 (SUS 既製品) @3000以内	▼	非常用進入代替口 (標識位置)
● RD	RD : 屋根雨水管	SS	シャッター
○ DP	DP : 雨水排水管	M	化粧マンホール 特記なき限り600角
DP	雨水ドレイン見上げ	M	マンホール 特記なき限り600φ
= DP	OF : オーバーフロー管 SUS50 φL400		屋内消火栓 (設備工事)
			消火器ボックス (埋込型)
※LRF=	屋根天端レベル (地盤面より) ※地盤面=1FL-220		消火器ボックス (自立型)
			連結送水管採水口 (1階外部) 、3階以上取出口
	タラップ (h4m以上の場合は背カゴ付とする)		視覚障害者誘導線 SUS HL

