


設計年月日	春日部市 福祉部 障がい者支援課	縮 尺	工事名称	図面名称	図面番号
2025.09		A1-1:100 A3-1:200	旧庄和保健センター旧館解体工事	空気調和設備 2階平面図(冷温水)	M-14


工事名稱	設計年月日	縮 尺	図面名稱	図面番号
春日部市 福祉部 障がい者支援課	2025.09	A1-1:100 A3-1:200	旧庄和保健センター旧館解体工事 空気調和設備機器表	IV-15

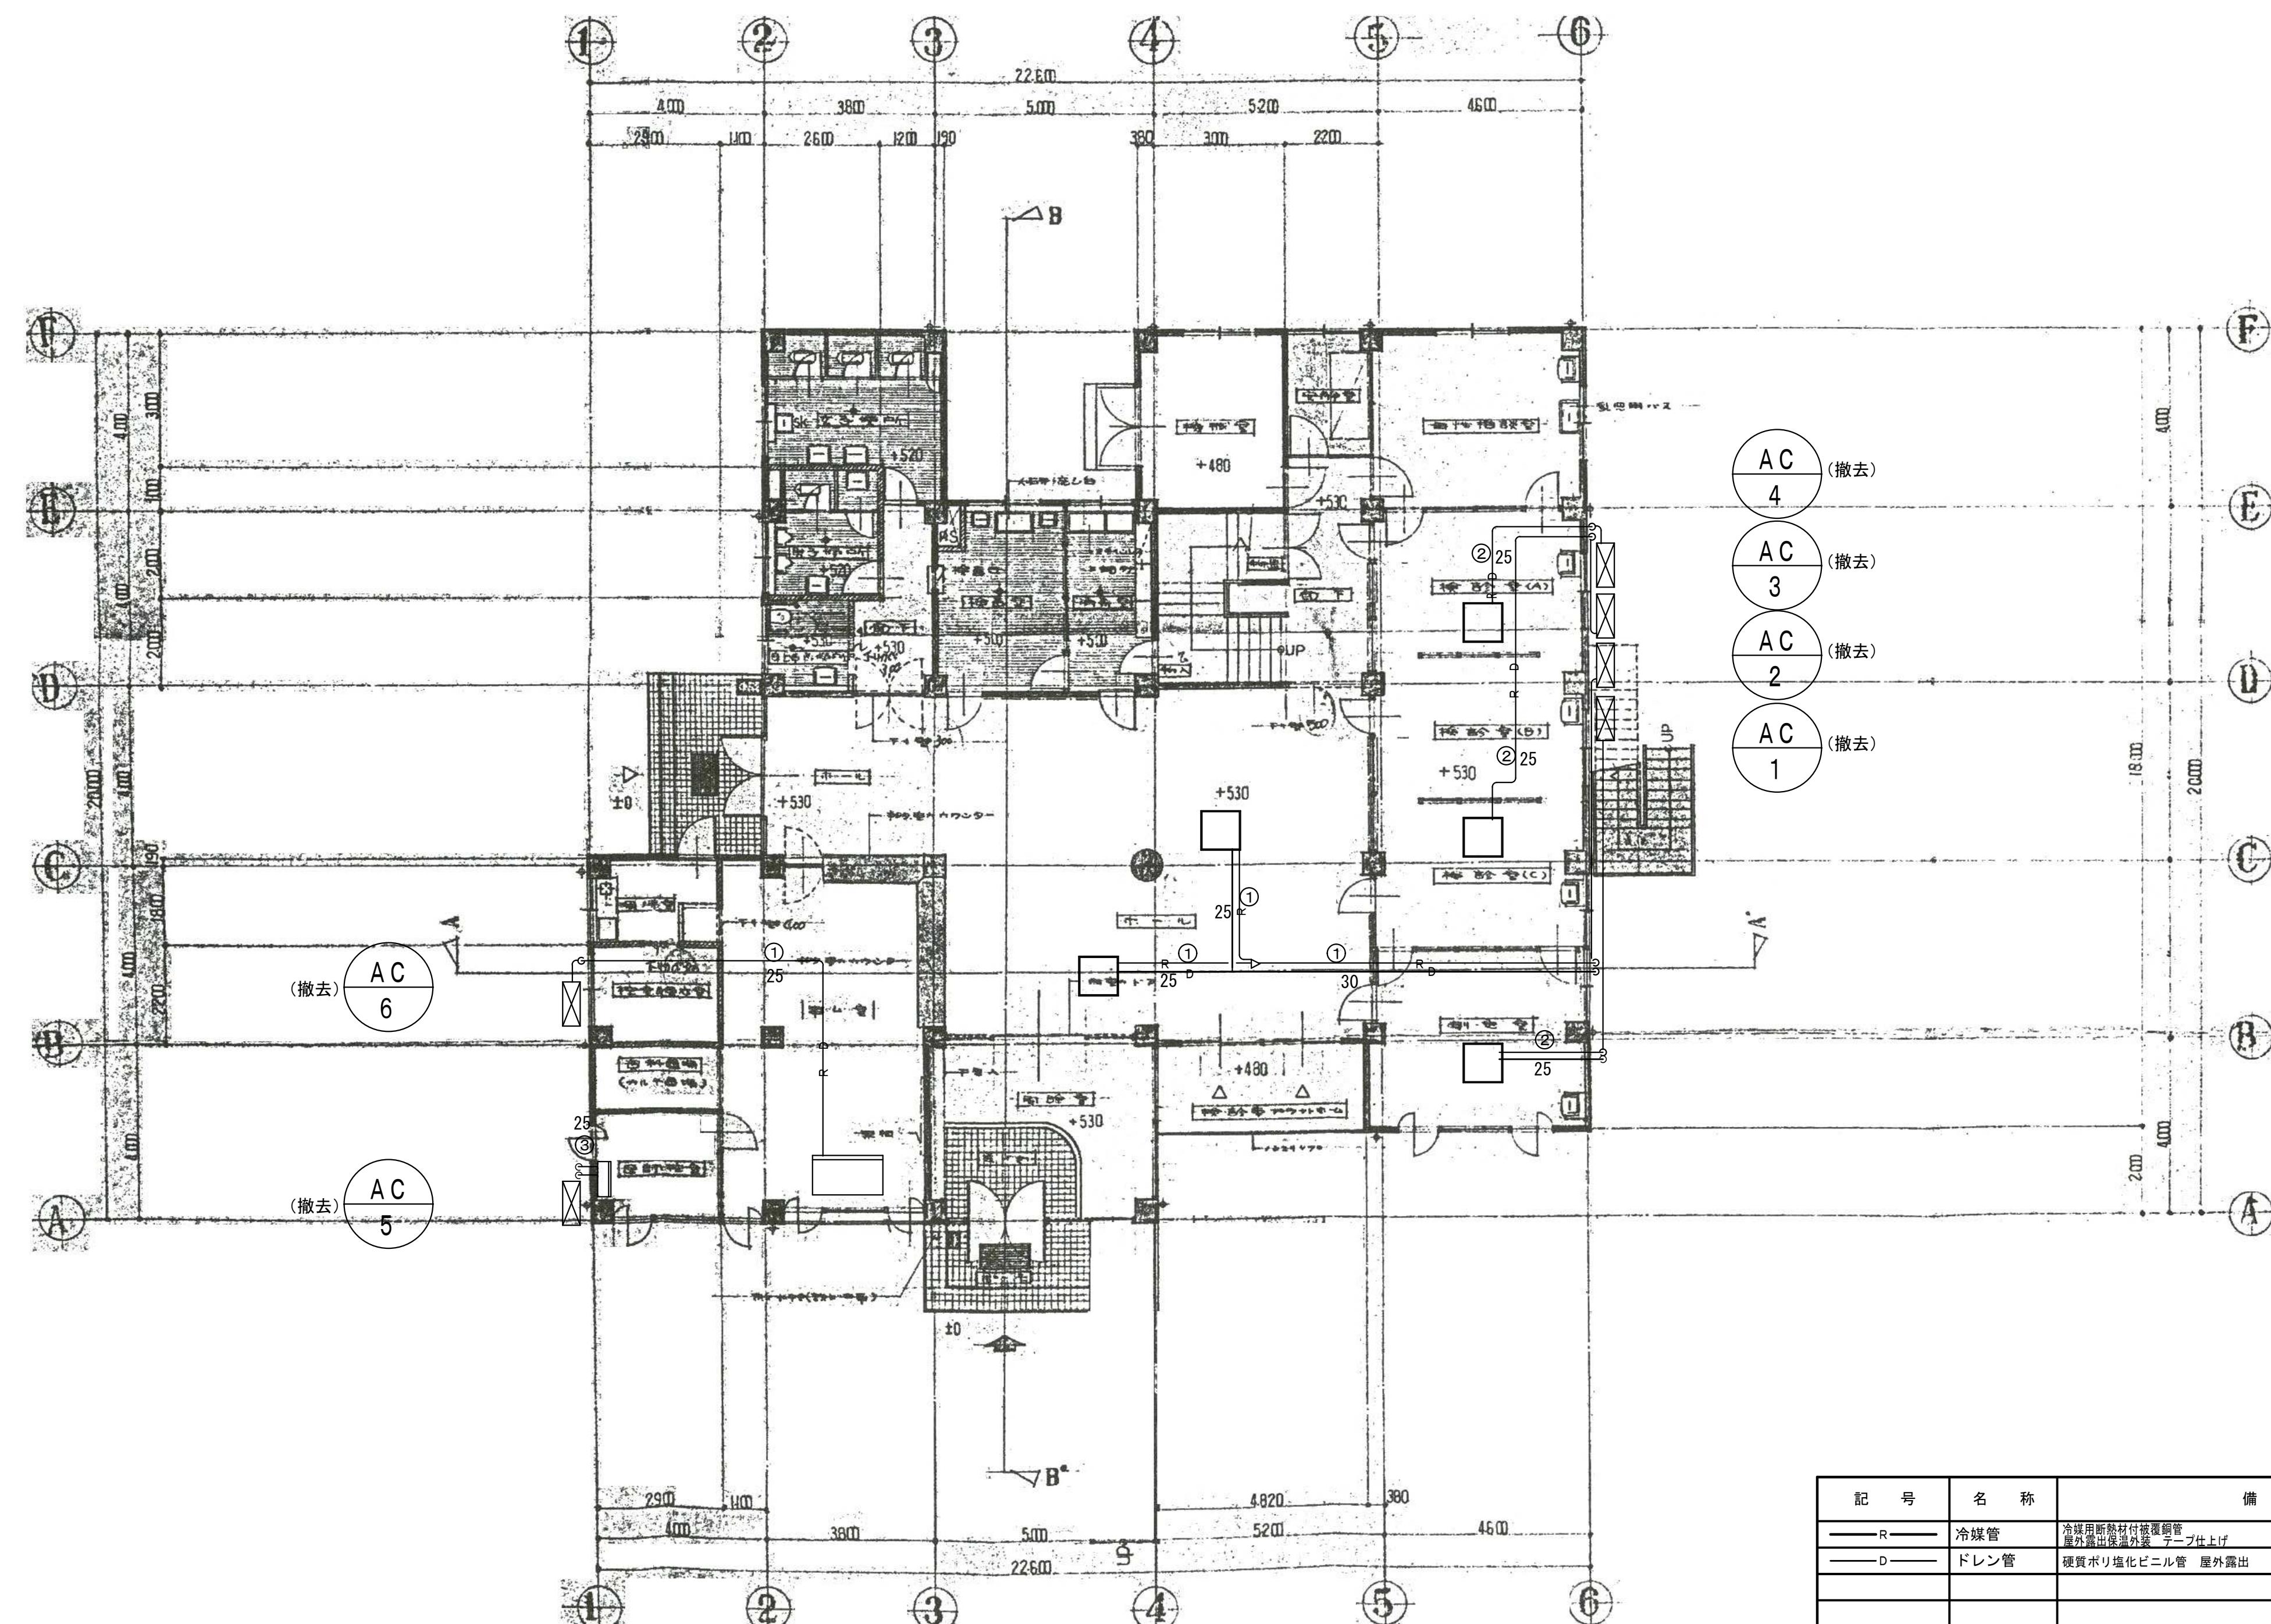


記号	名 称	備 考
R	冷媒管	冷媒用断熱材付被覆銅管 屋外露出部端外装 テープ仕上げ
D	ドレン管	硬質ポリ塩化ビニル管 屋外露出
①	9.5φ×15.9φ VVF2.0-3C(冷媒管共巻き)	
②	6.4φ×12.7φ VVF2.0-3C(冷媒管共巻き)	
③	6.4φ×9.5φ VVF2.0-3C(冷媒管共巻き)	

注、1) 冷媒回収破壊処理は本工事とする。
2) 図示部分は撤去を示す。


設計年月日	工事名称	図面名称	図面番号
2025.09	春日部市 福祉部 障がい者支援課	A1-1:100 A3-1:200 旧庄和保健センター旧館解体工事	空気調和設備 1階平面図 M-16

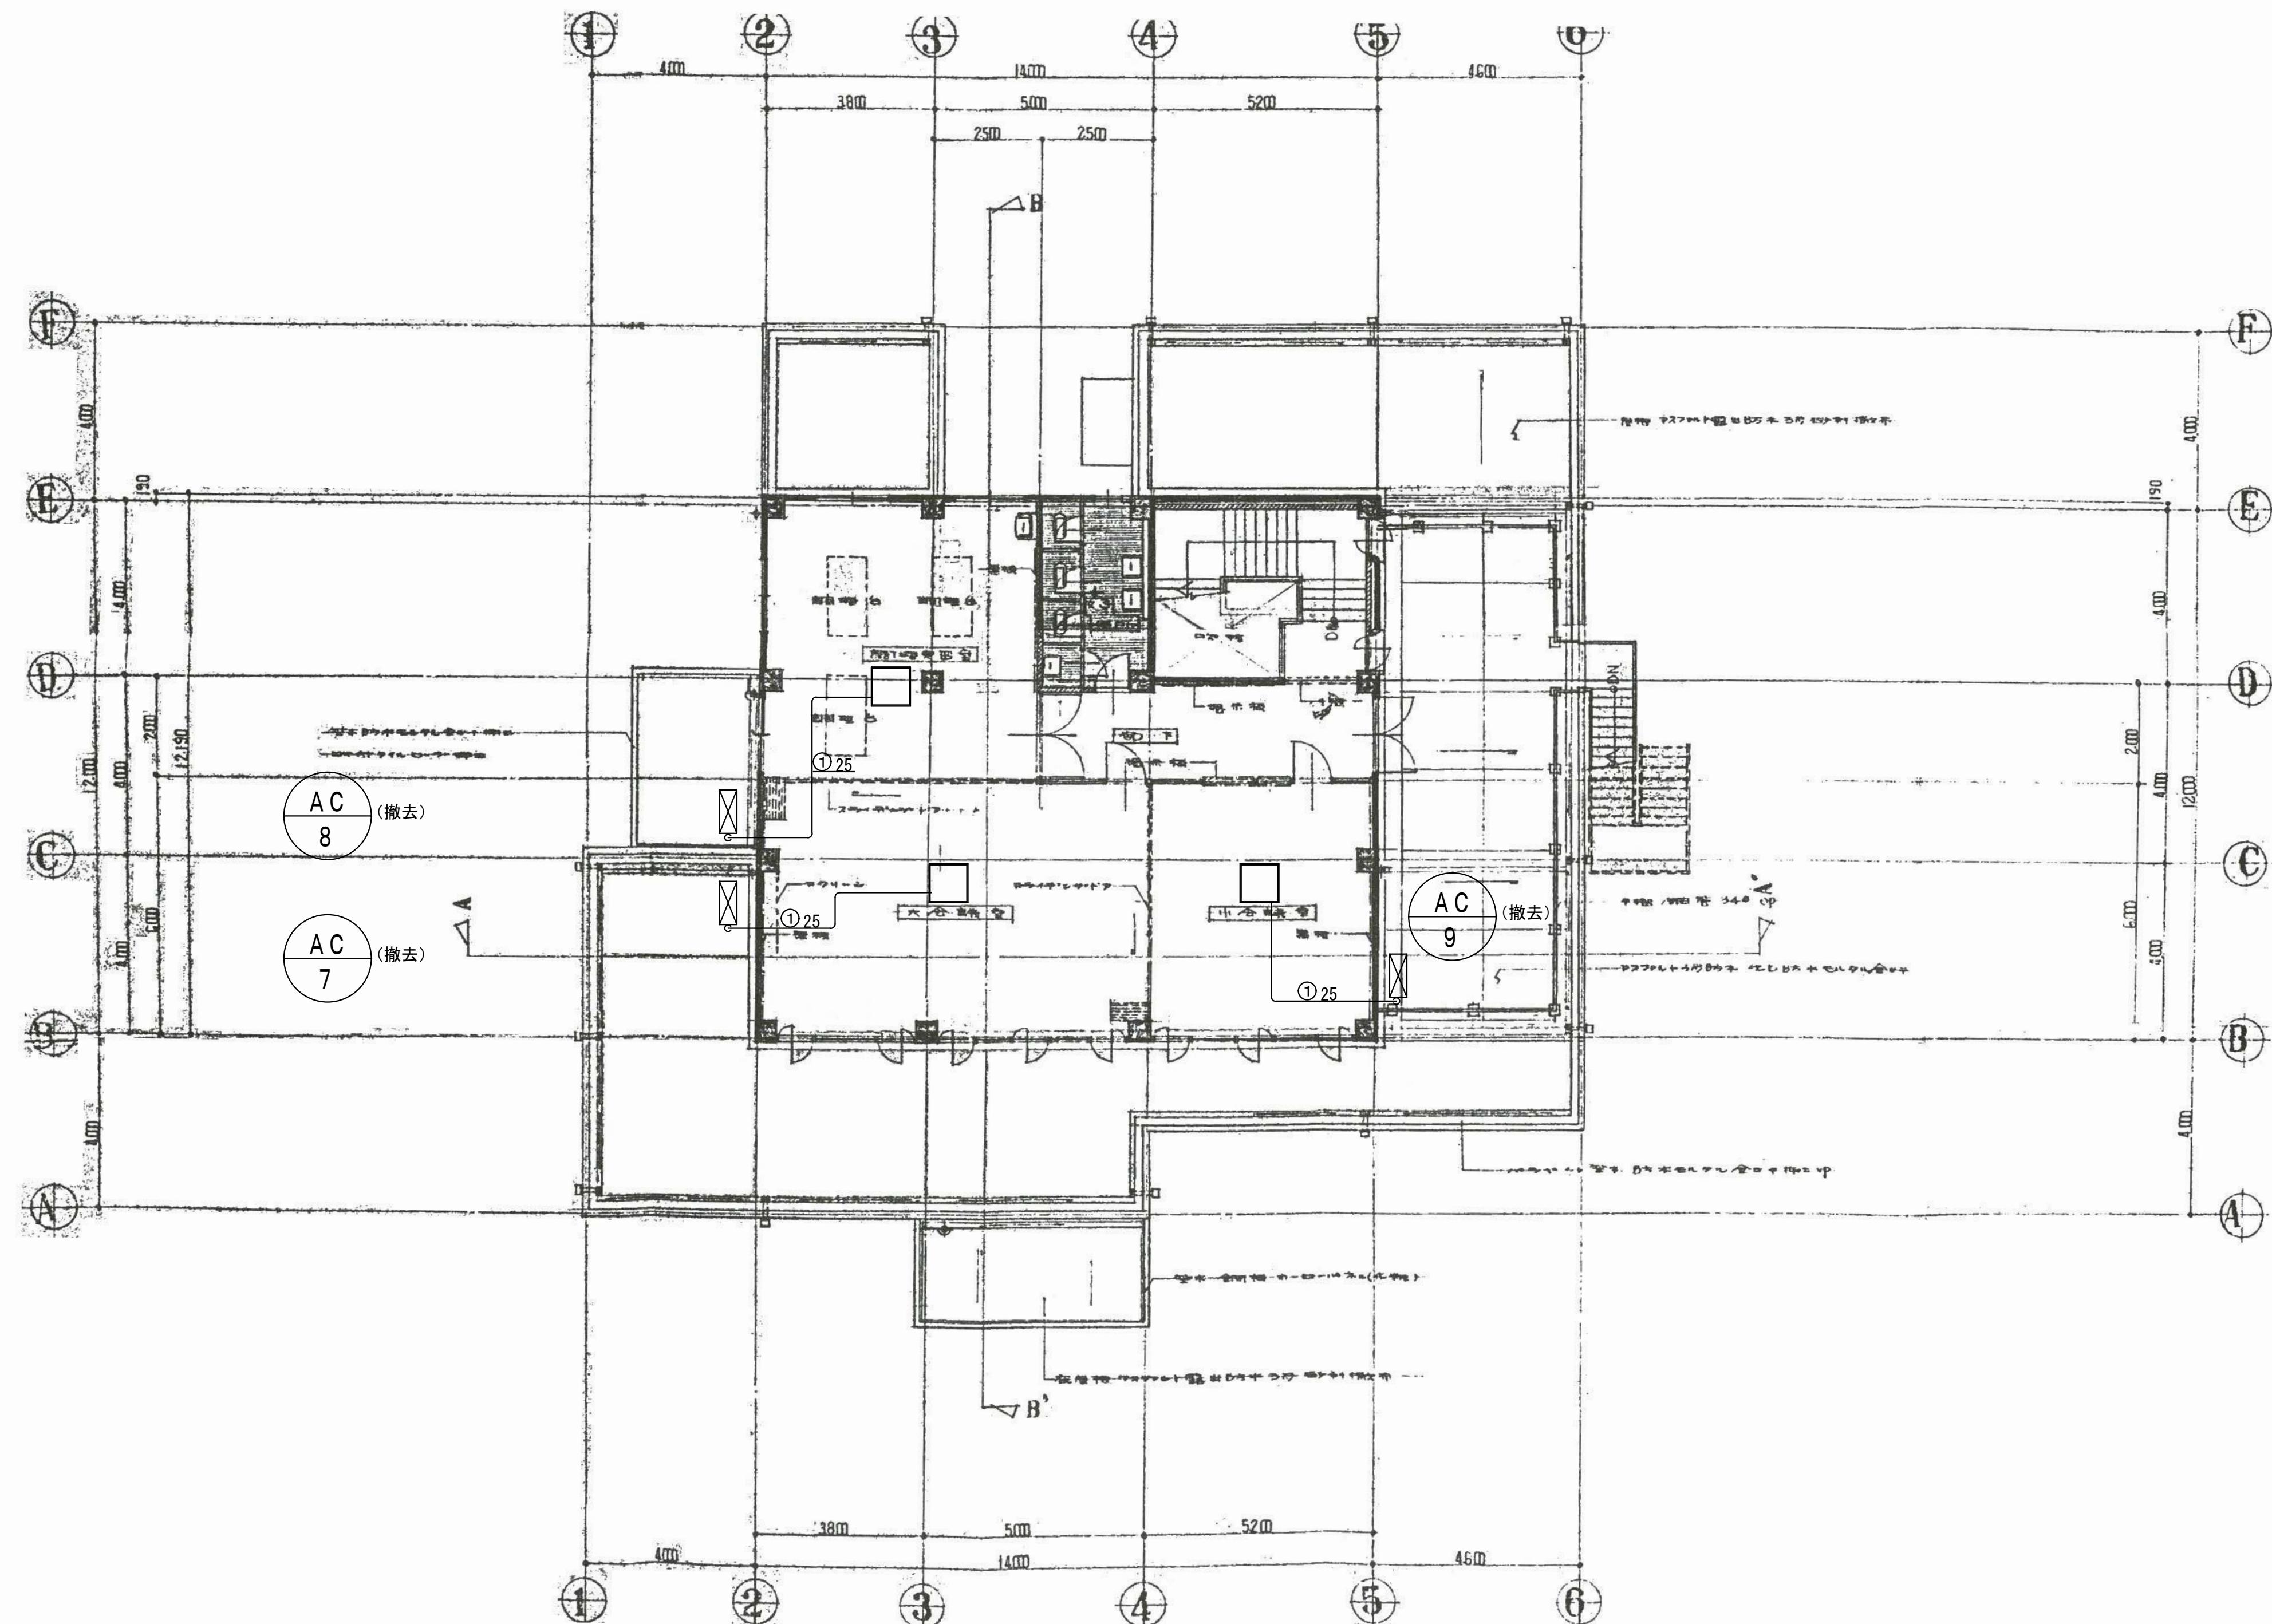

工事名称	設計年月日	縮尺	図面名称	図面番号
春日部市 福祉部　障がい者支援課	2025.09	A1-1:100 A3-1:200	旧庄和保健センター旧館解体工事 空気調和設備 2階平面図	M-17

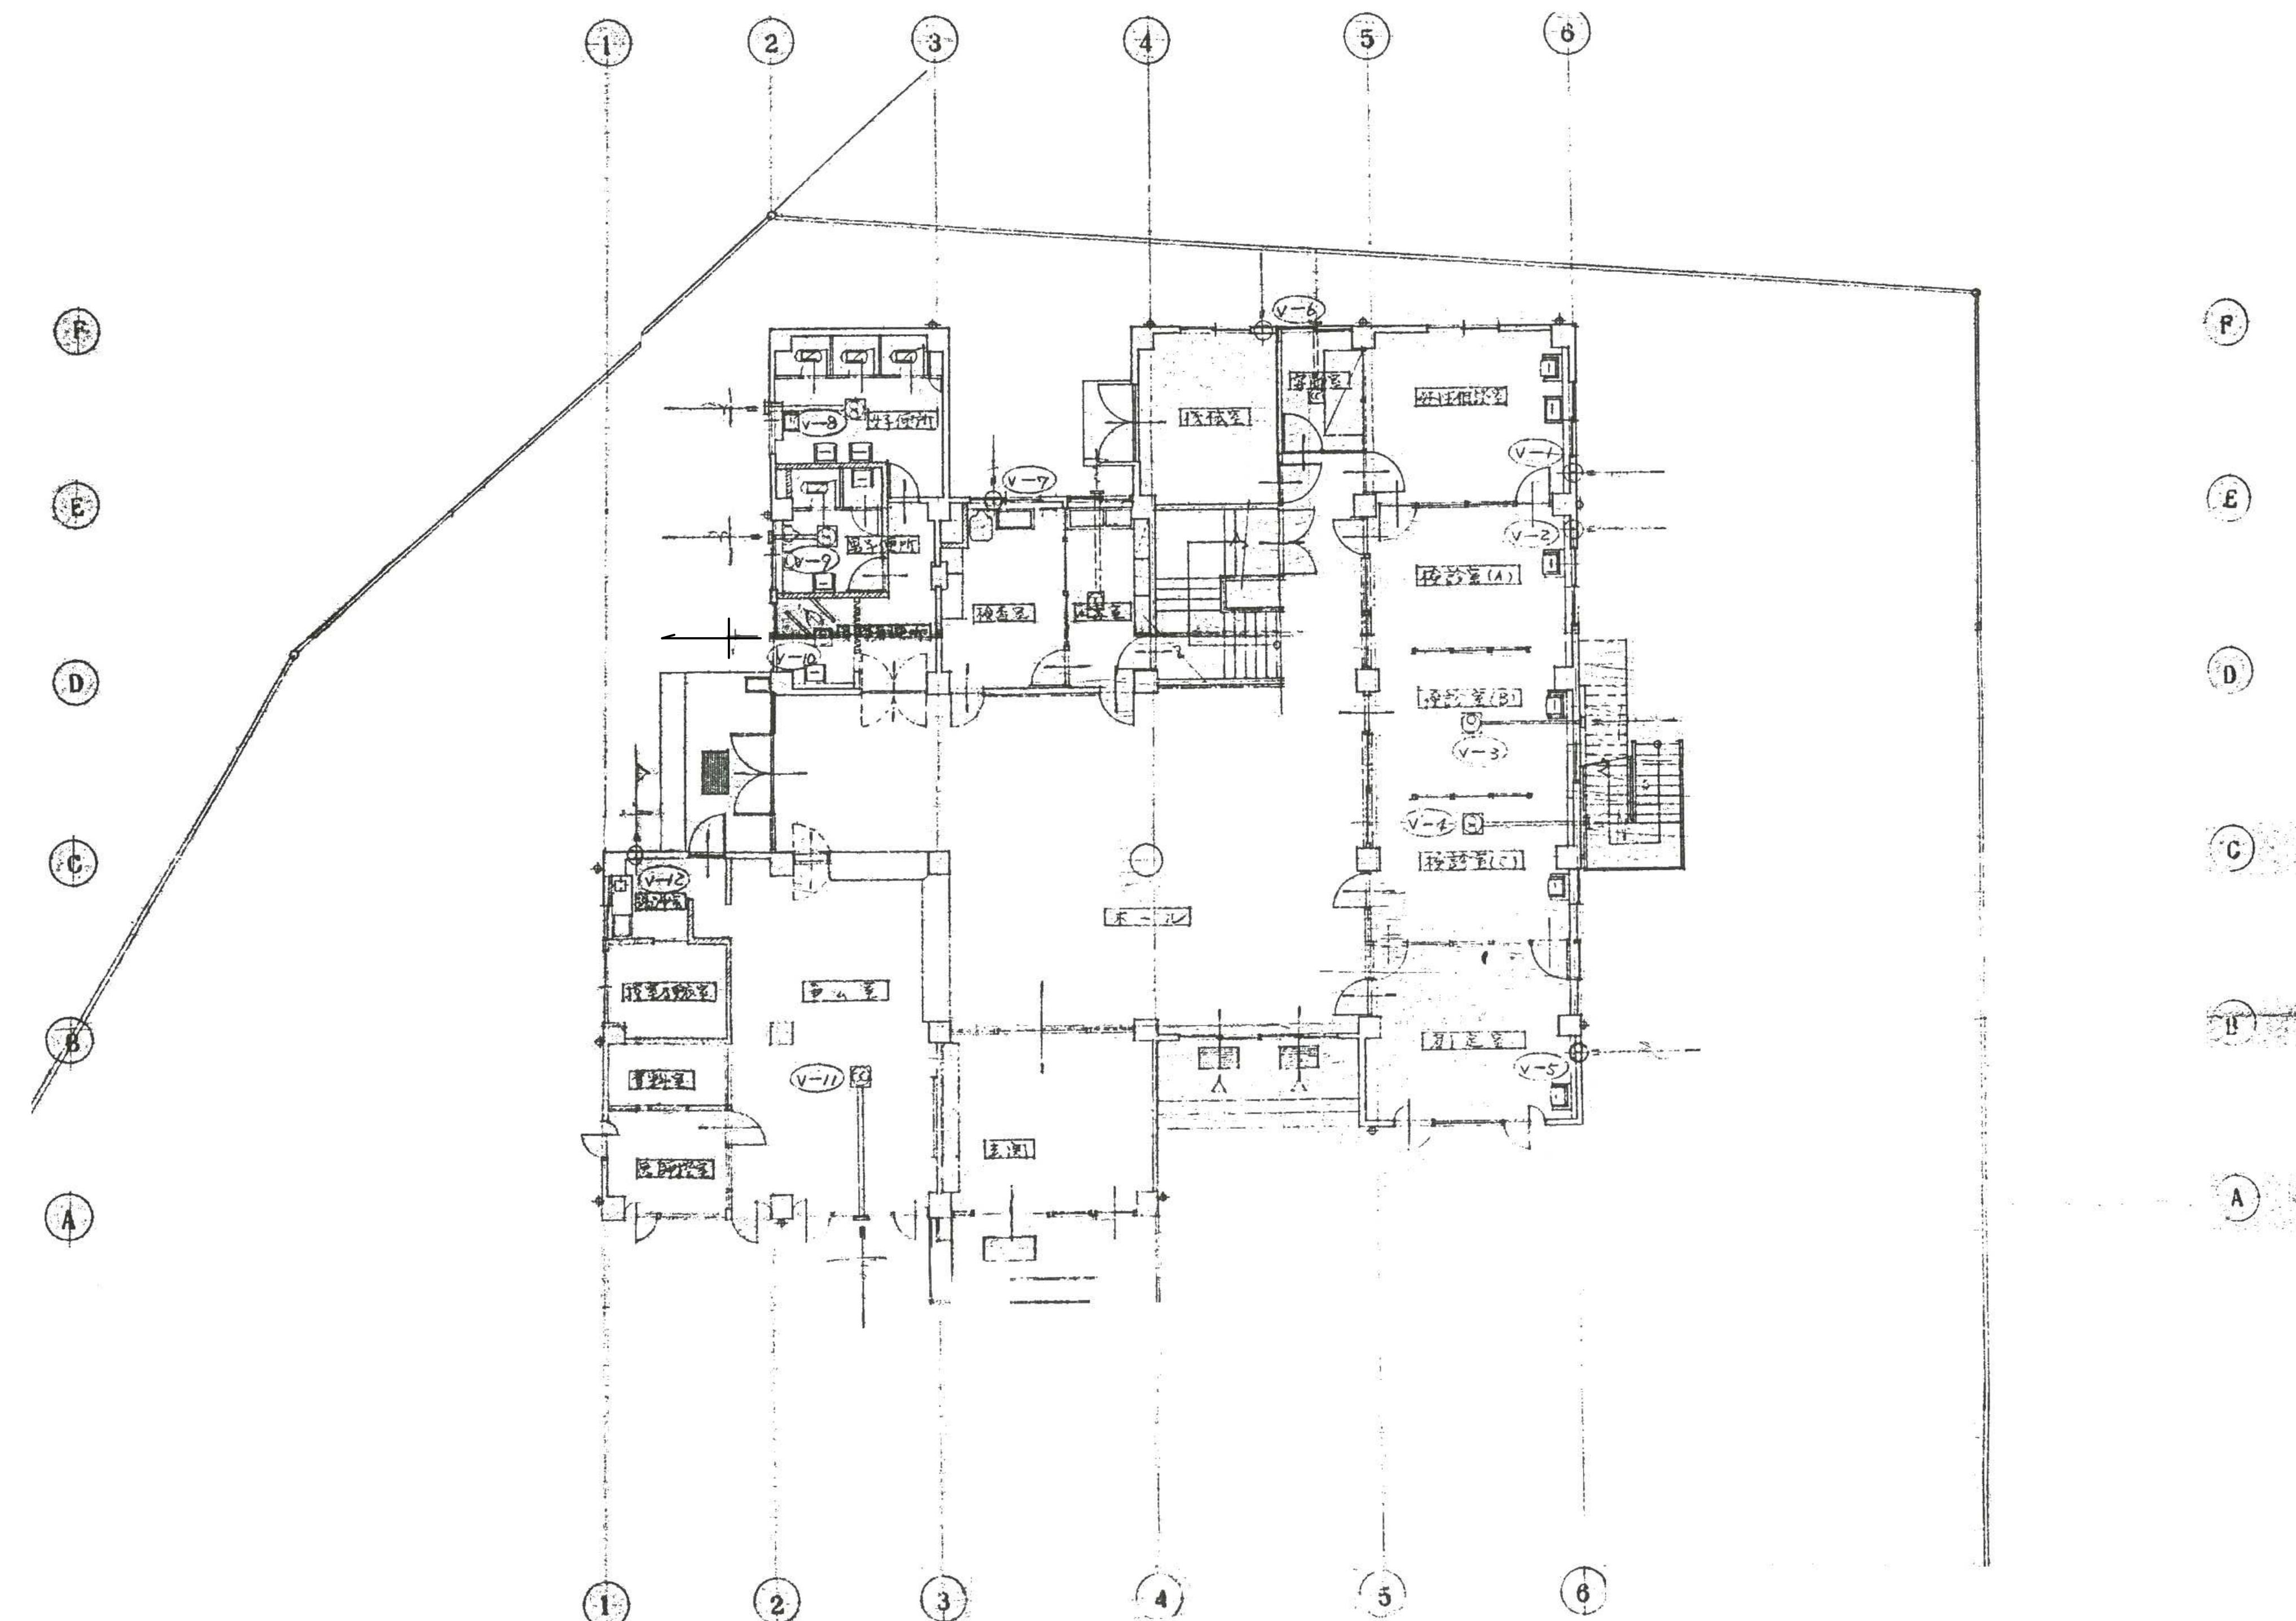

設計年月日	縮 尺	工事名 称	図面名 称	図面番号
2025.09	A1-1:100 A3-1:200	旧庄和保健センター旧館解体工事	換気設備 1階平面図	M-18

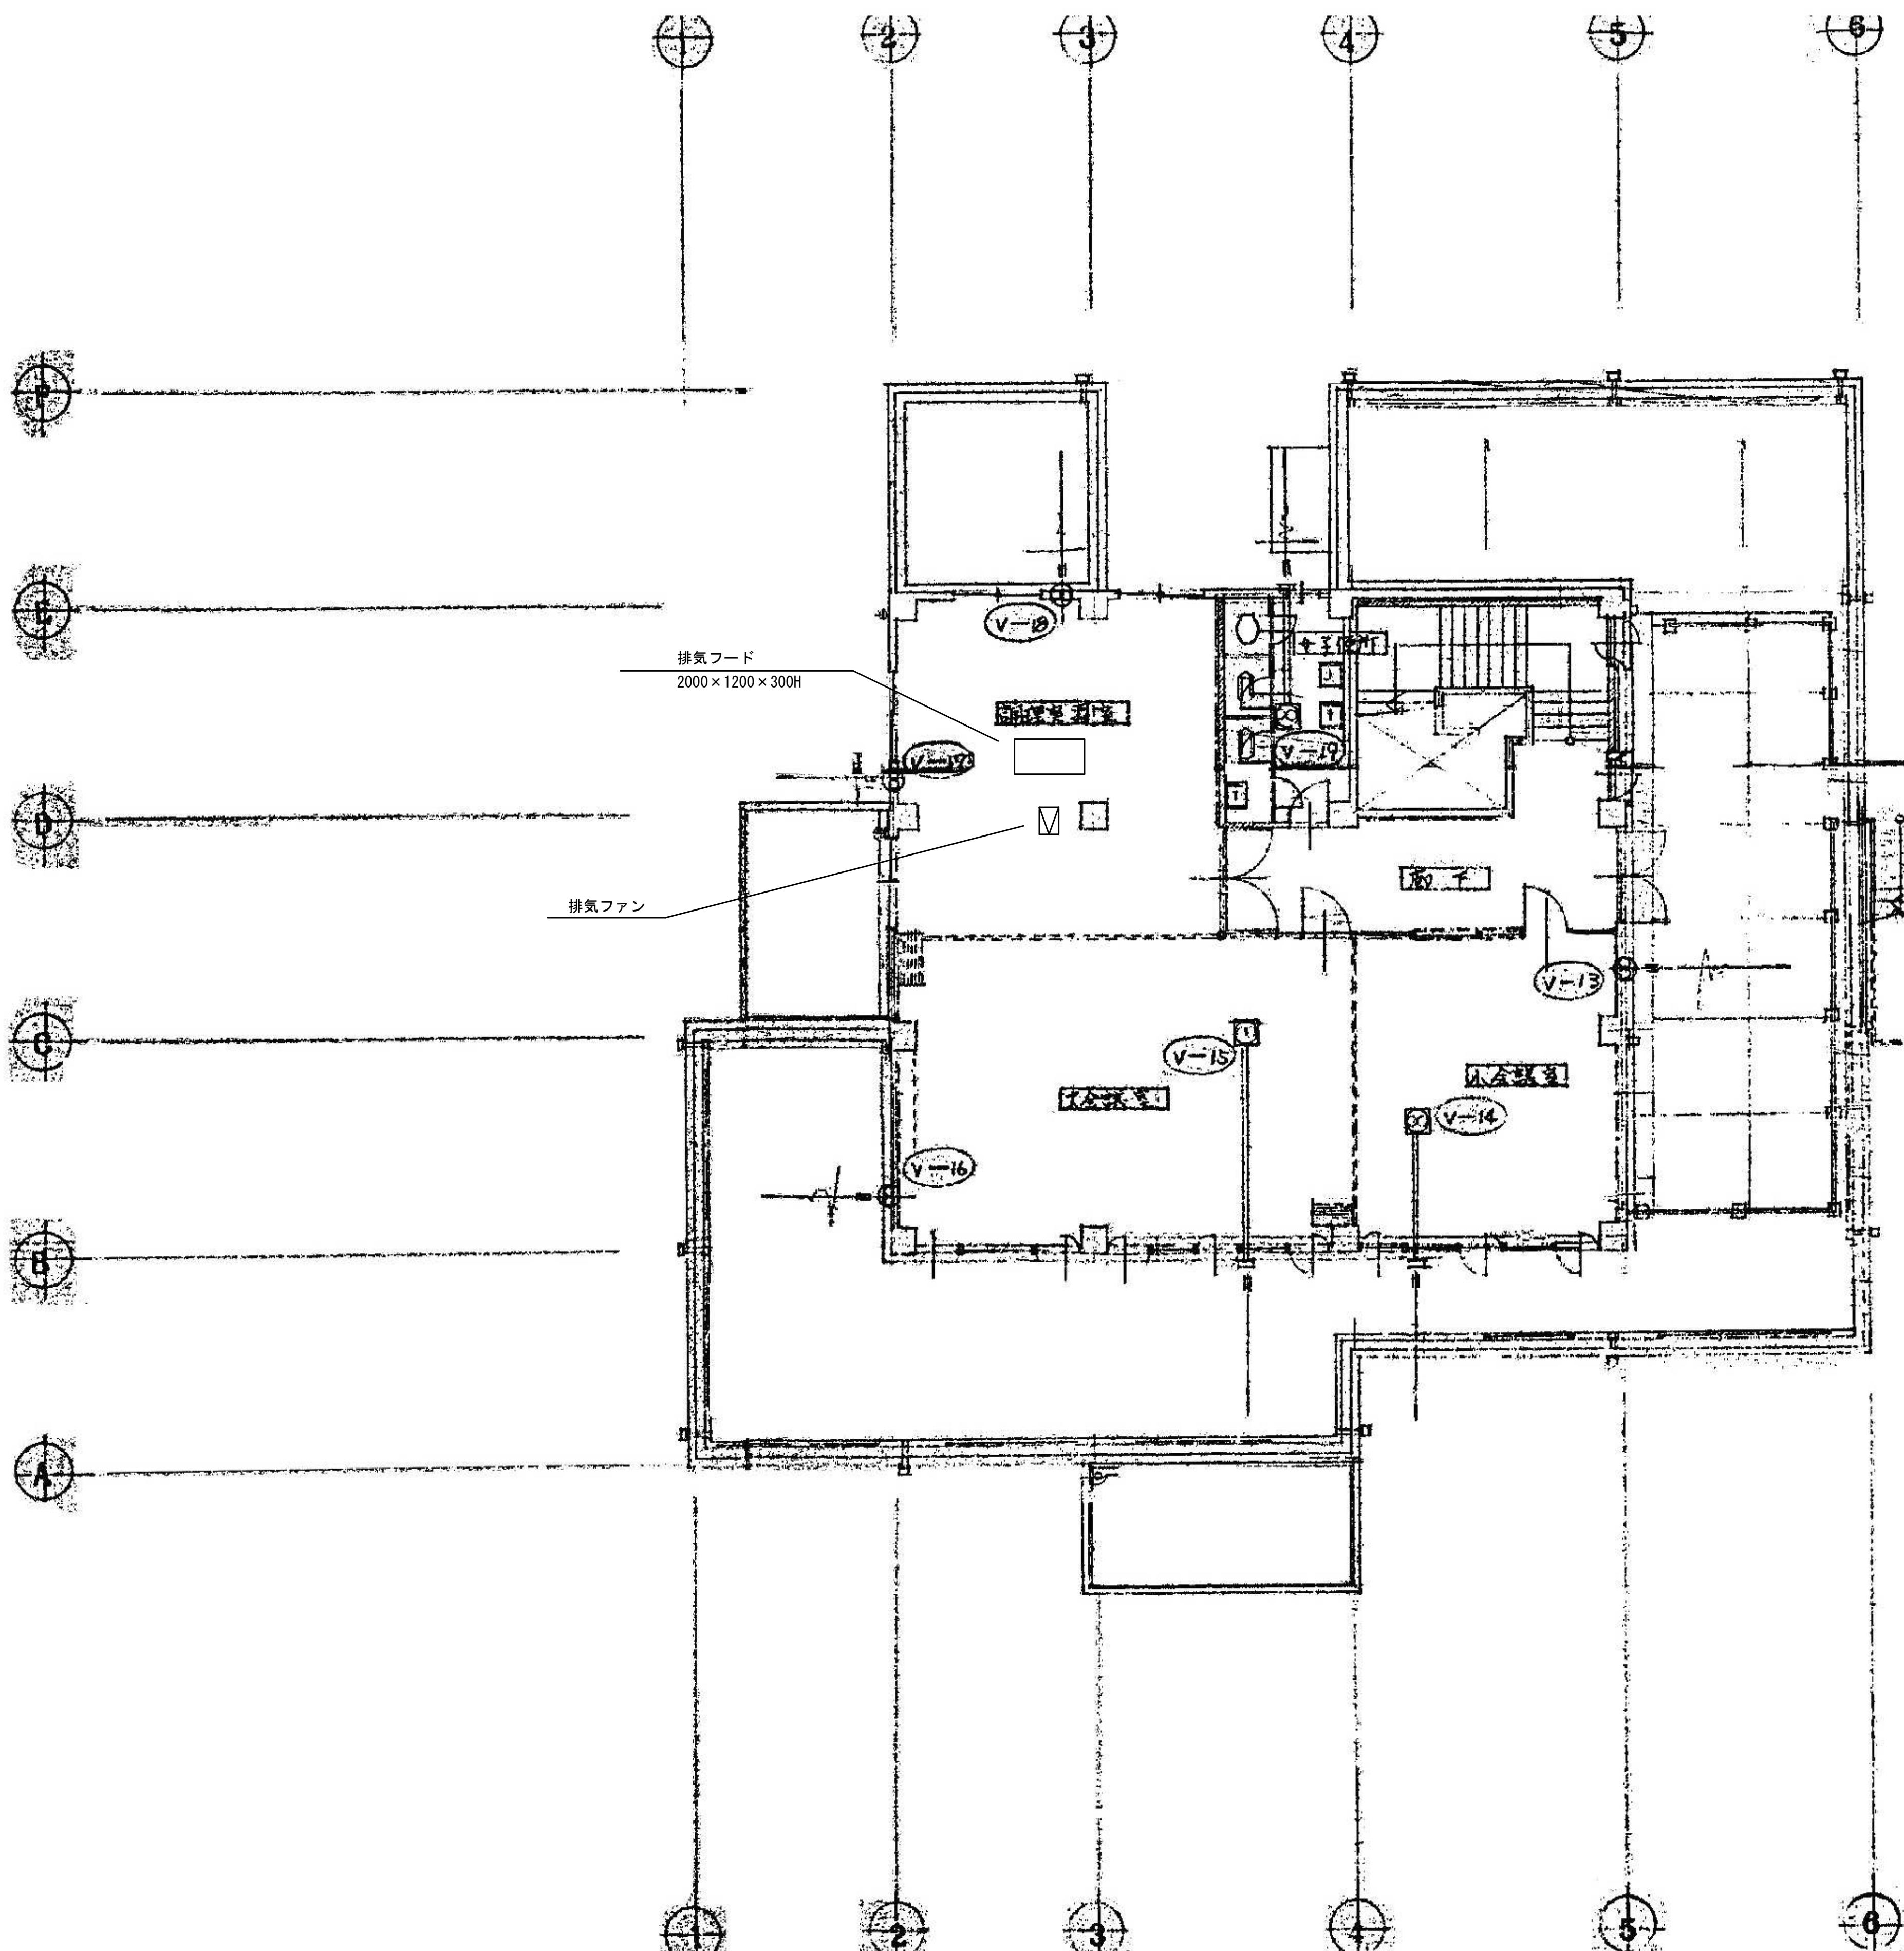

理学扇リス

工事名稱	設計年月日	縮尺	図面名稱	図面番号
春日部市 福祉部 障がい者支援課	2025.09	A1-1:100 A3-1:200	旧庄和保健センター旧館解体工事 換気設備 2階平面図	M-19