


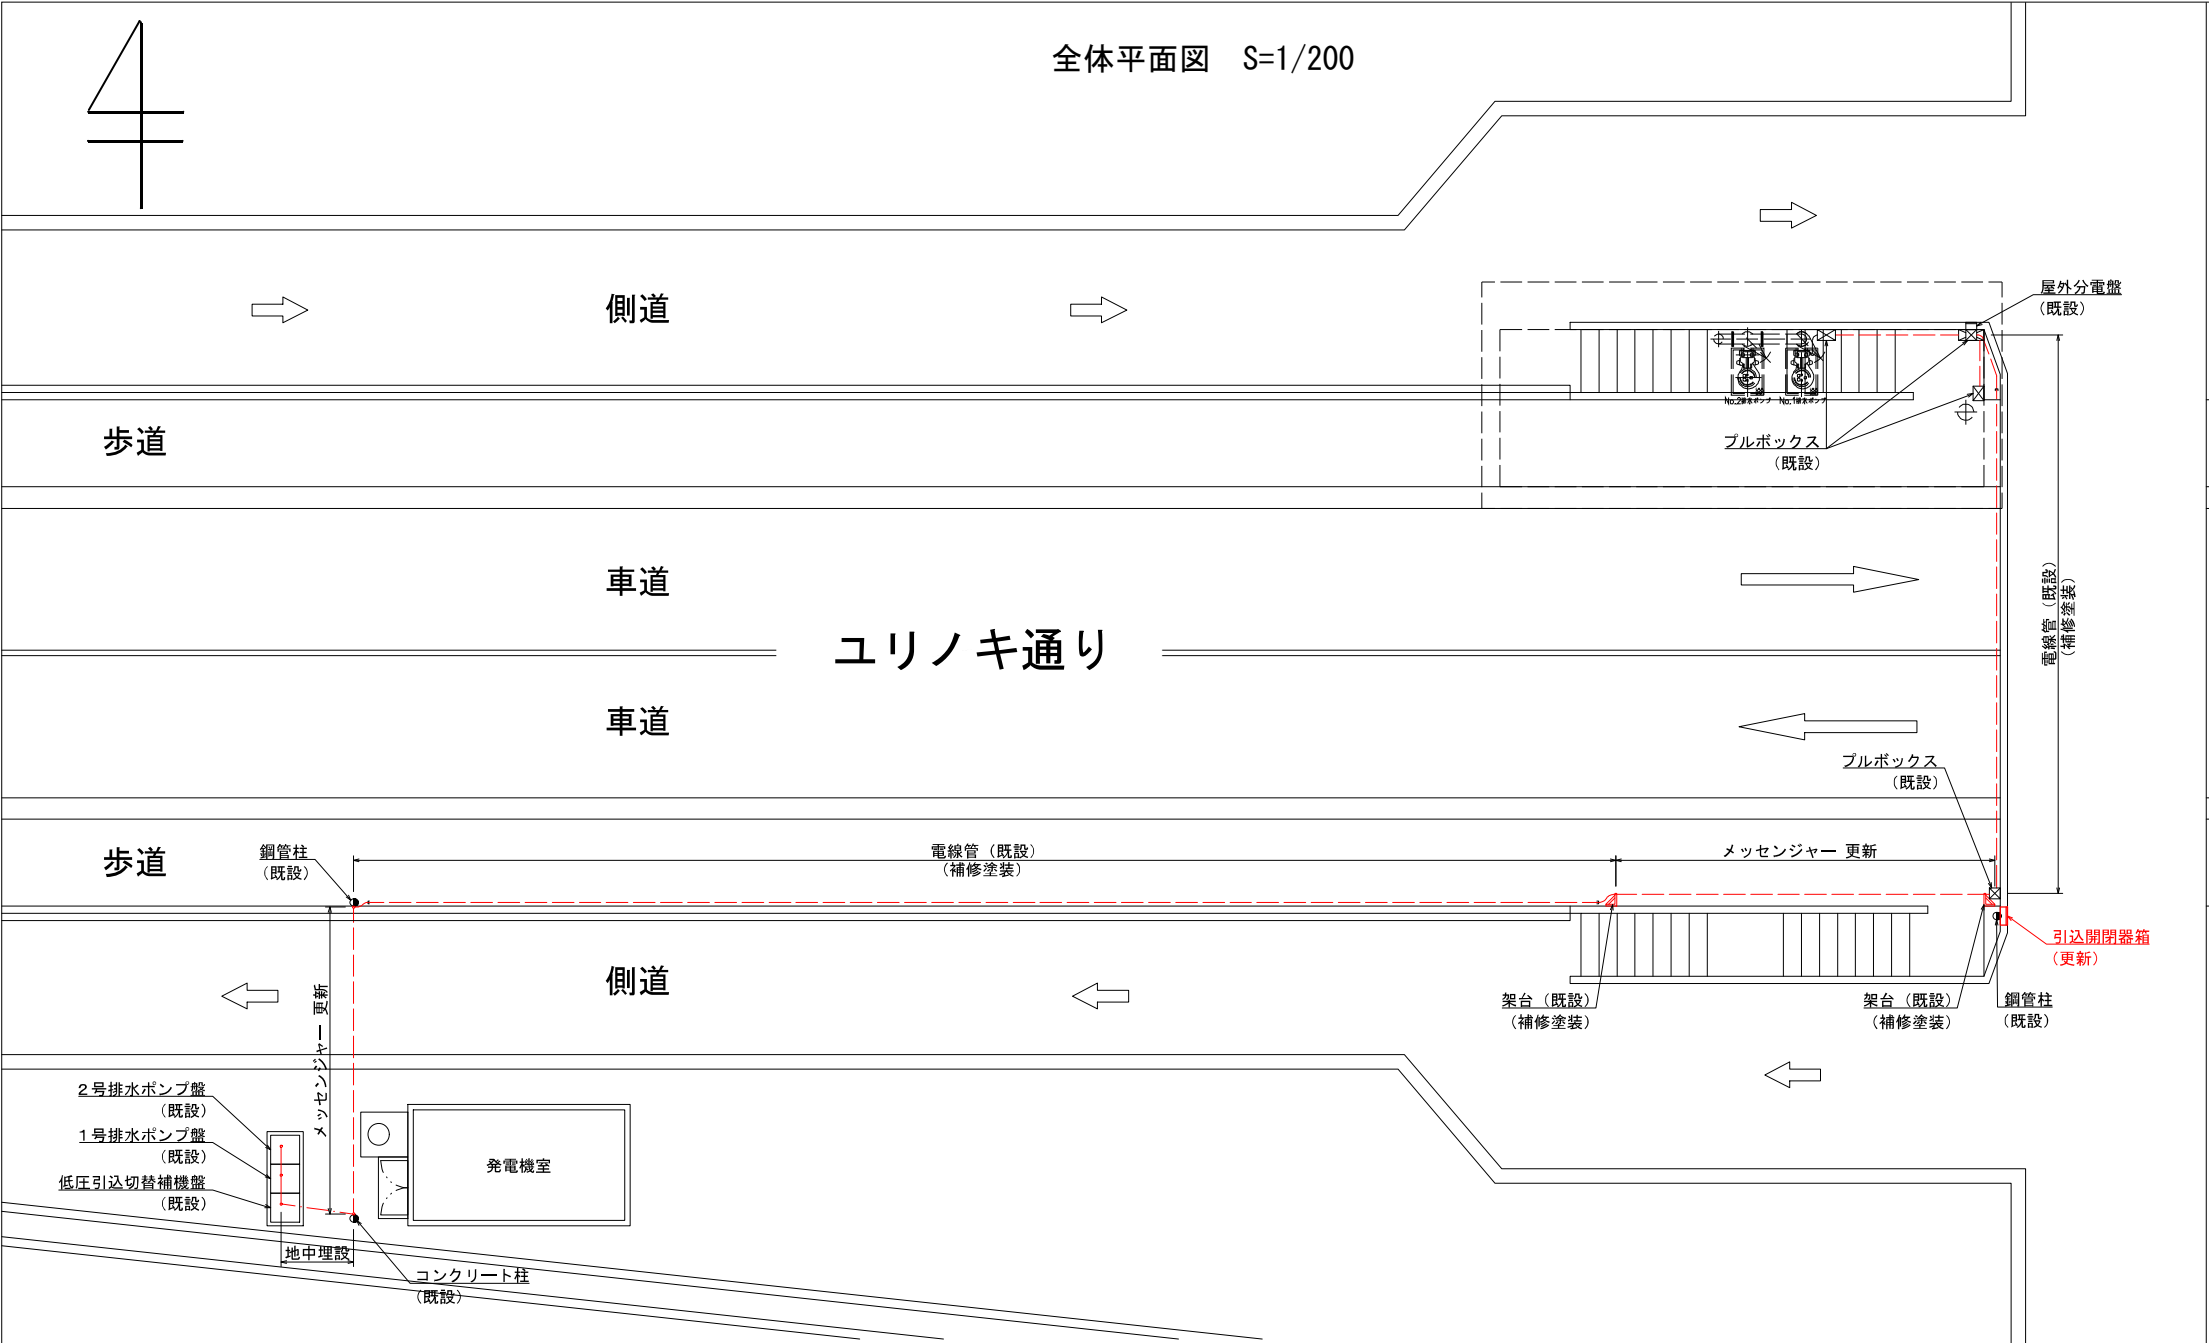

配線表

自		至		配線仕様	接地線	電線管	電路	備考
記号	名称	記号	名称	種別・サイズ・芯数・本数				
	引込開閉器箱		低圧引込切替補機盤	600V CV 150sq-3c → 600V CET 150sq	IV 38sq → IE 38sq	G92	FEP100	3φ3W 200V
	〃		〃	600V CV 14sq-2c → 600V CE 14sq-2c		G54	FEP65	1φ2W 100V
	低圧引込切替補機盤		電灯分電盤	600V CE 8sq-2c	IE 3.5sq	G28	FEP50	
	〃		屋外分電盤	600V CV 8sq-2c → 600V CE 8sq-2c				
	〃		非常用自家発電機	600V CET 150sq	IE 22sq		FEP100	
	〃		〃	600V CE 2sq-2c×2				
	〃		〃	CEE 2sq-10c			FEP50	
	〃		〃	600V CE 3.5sq-2c				
	〃		排水ポンプ監視盤	600V CE 3.5sq-2c	IE 3.5sq	G42		
	〃		〃	CEE 2sq-15c		G42		
	1号排水ポンプ盤		1号排水ポンプ	600V CV 38sq-4c → 600V CET 38sq	IE 8sq	G82	FEP100	
	〃		〃	CVV 2sq-5c → CEE 2sq-5c		G42	FEP50	
	〃		排水槽水位検知器	CVV 2sq-10c → CEE 2sq-10c				
	2号排水ポンプ盤		2号排水ポンプ	600V CV 38sq-4c → 600V CET 38sq	IE 8sq	G82	FEP100	
	〃		〃	CVV 2sq-5c → CEE 2sq-5c				


※ 引込開閉器箱～低圧引込切替補機盤 および 排水ポンプ盤～ポンプ室 のケーブルを更新、電線管は補修塗装し既設利用とする

東武伊勢崎線

図面サイズ：A3

工事名	1-4-1水路設備更新工事		
水路名	1-4-1水路		
工事個所	春日部市南三丁目地内		
図面名	全体平面図		
縮尺	図示	図面番号	1/2
春日部市役所 建設部 河川課			

数量詳細図 S=Free

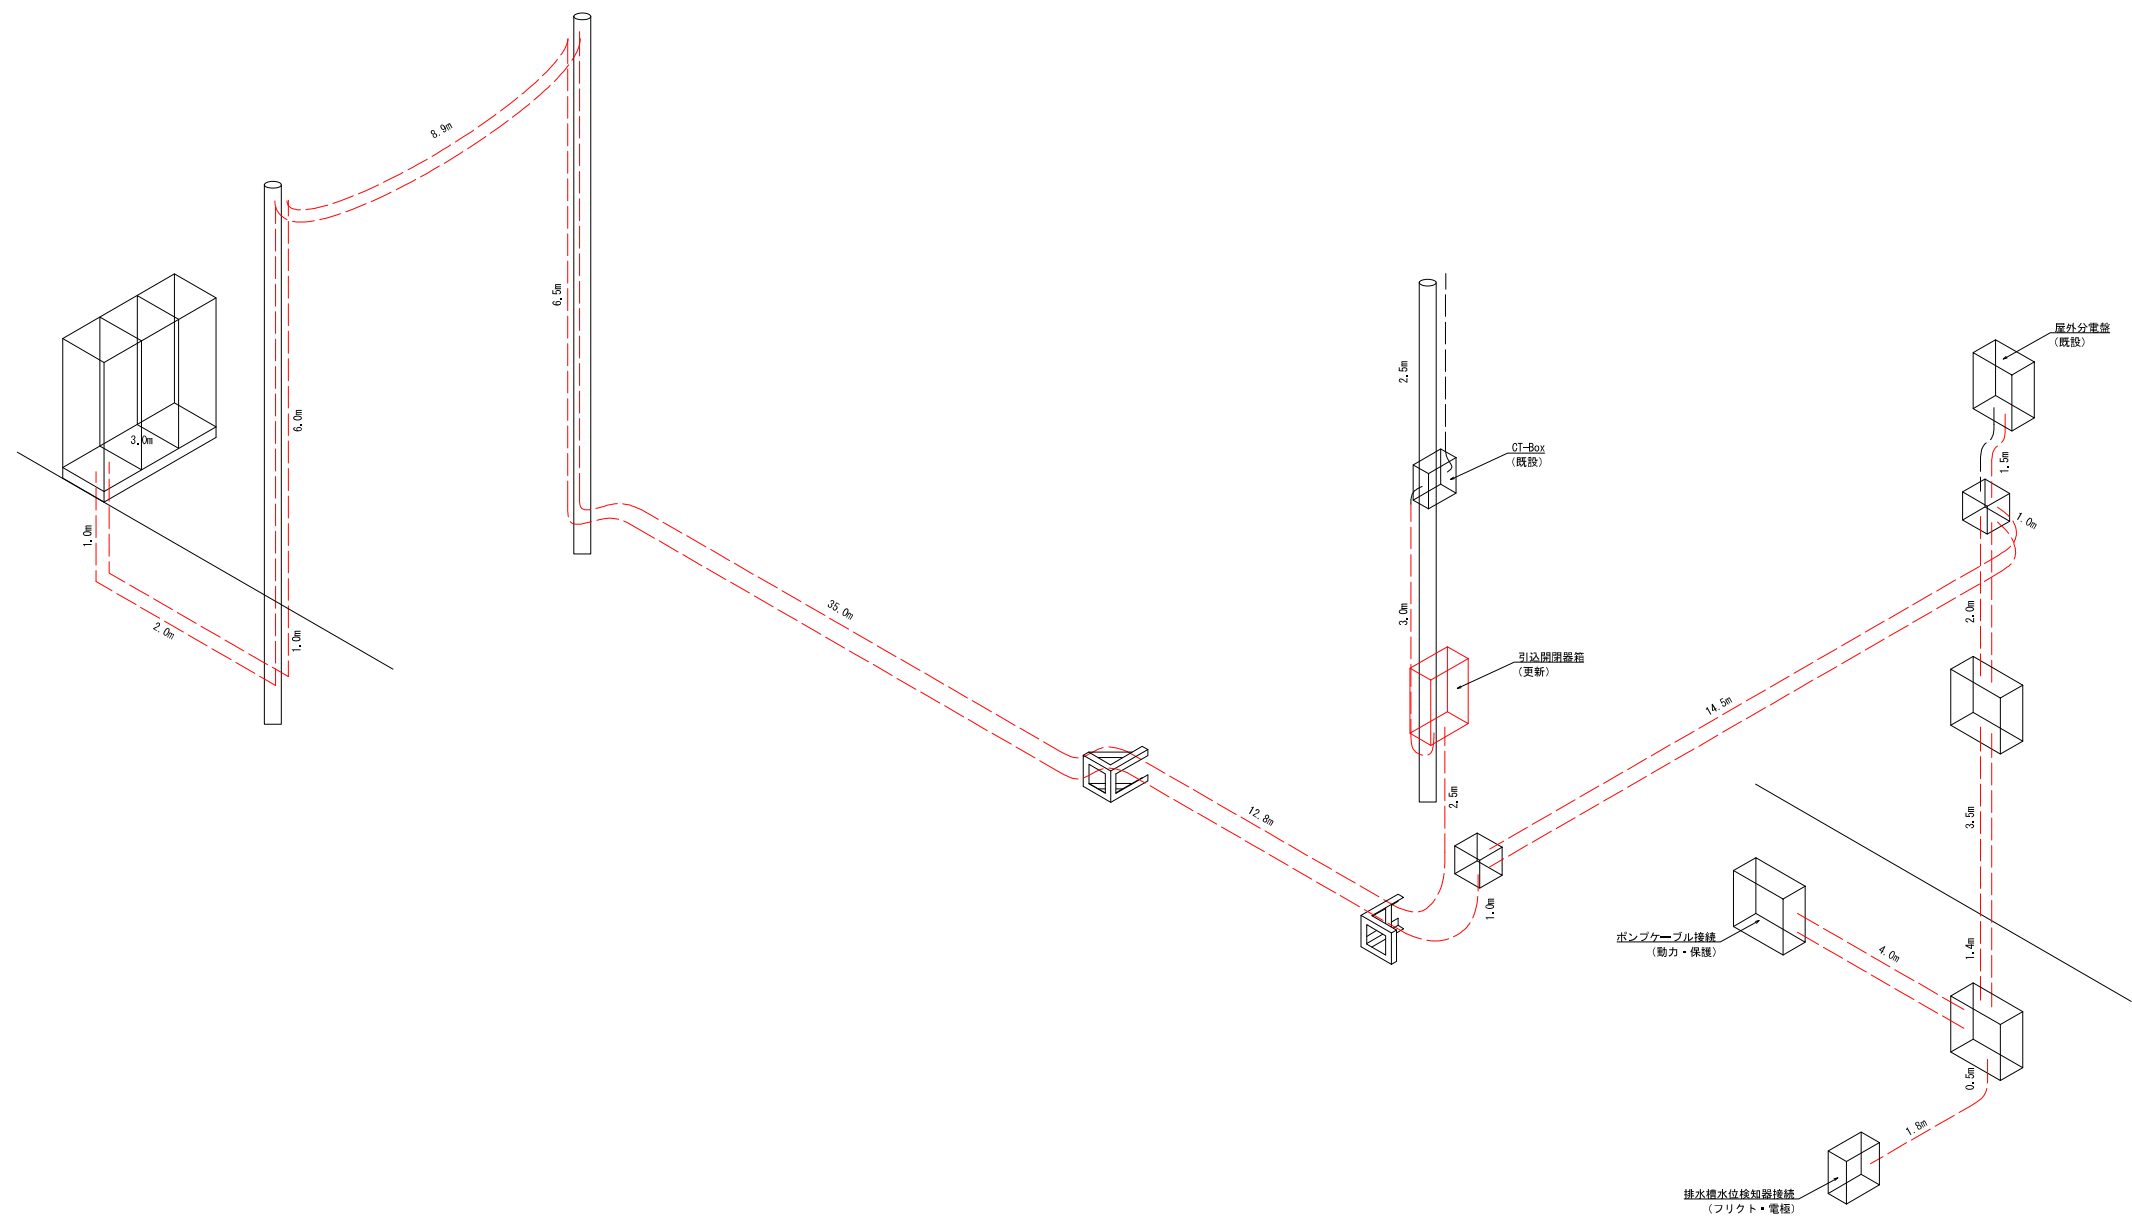

図面サイズ : A3

工事名	1-4-1水路設備更新工事		
水路名	1-4-1水路		
工事個所	春日部市南三丁目地内		
図面名	数量詳細図		
縮尺	図示	図面番号	2/2
春日部市役所 建設部 河川課			